


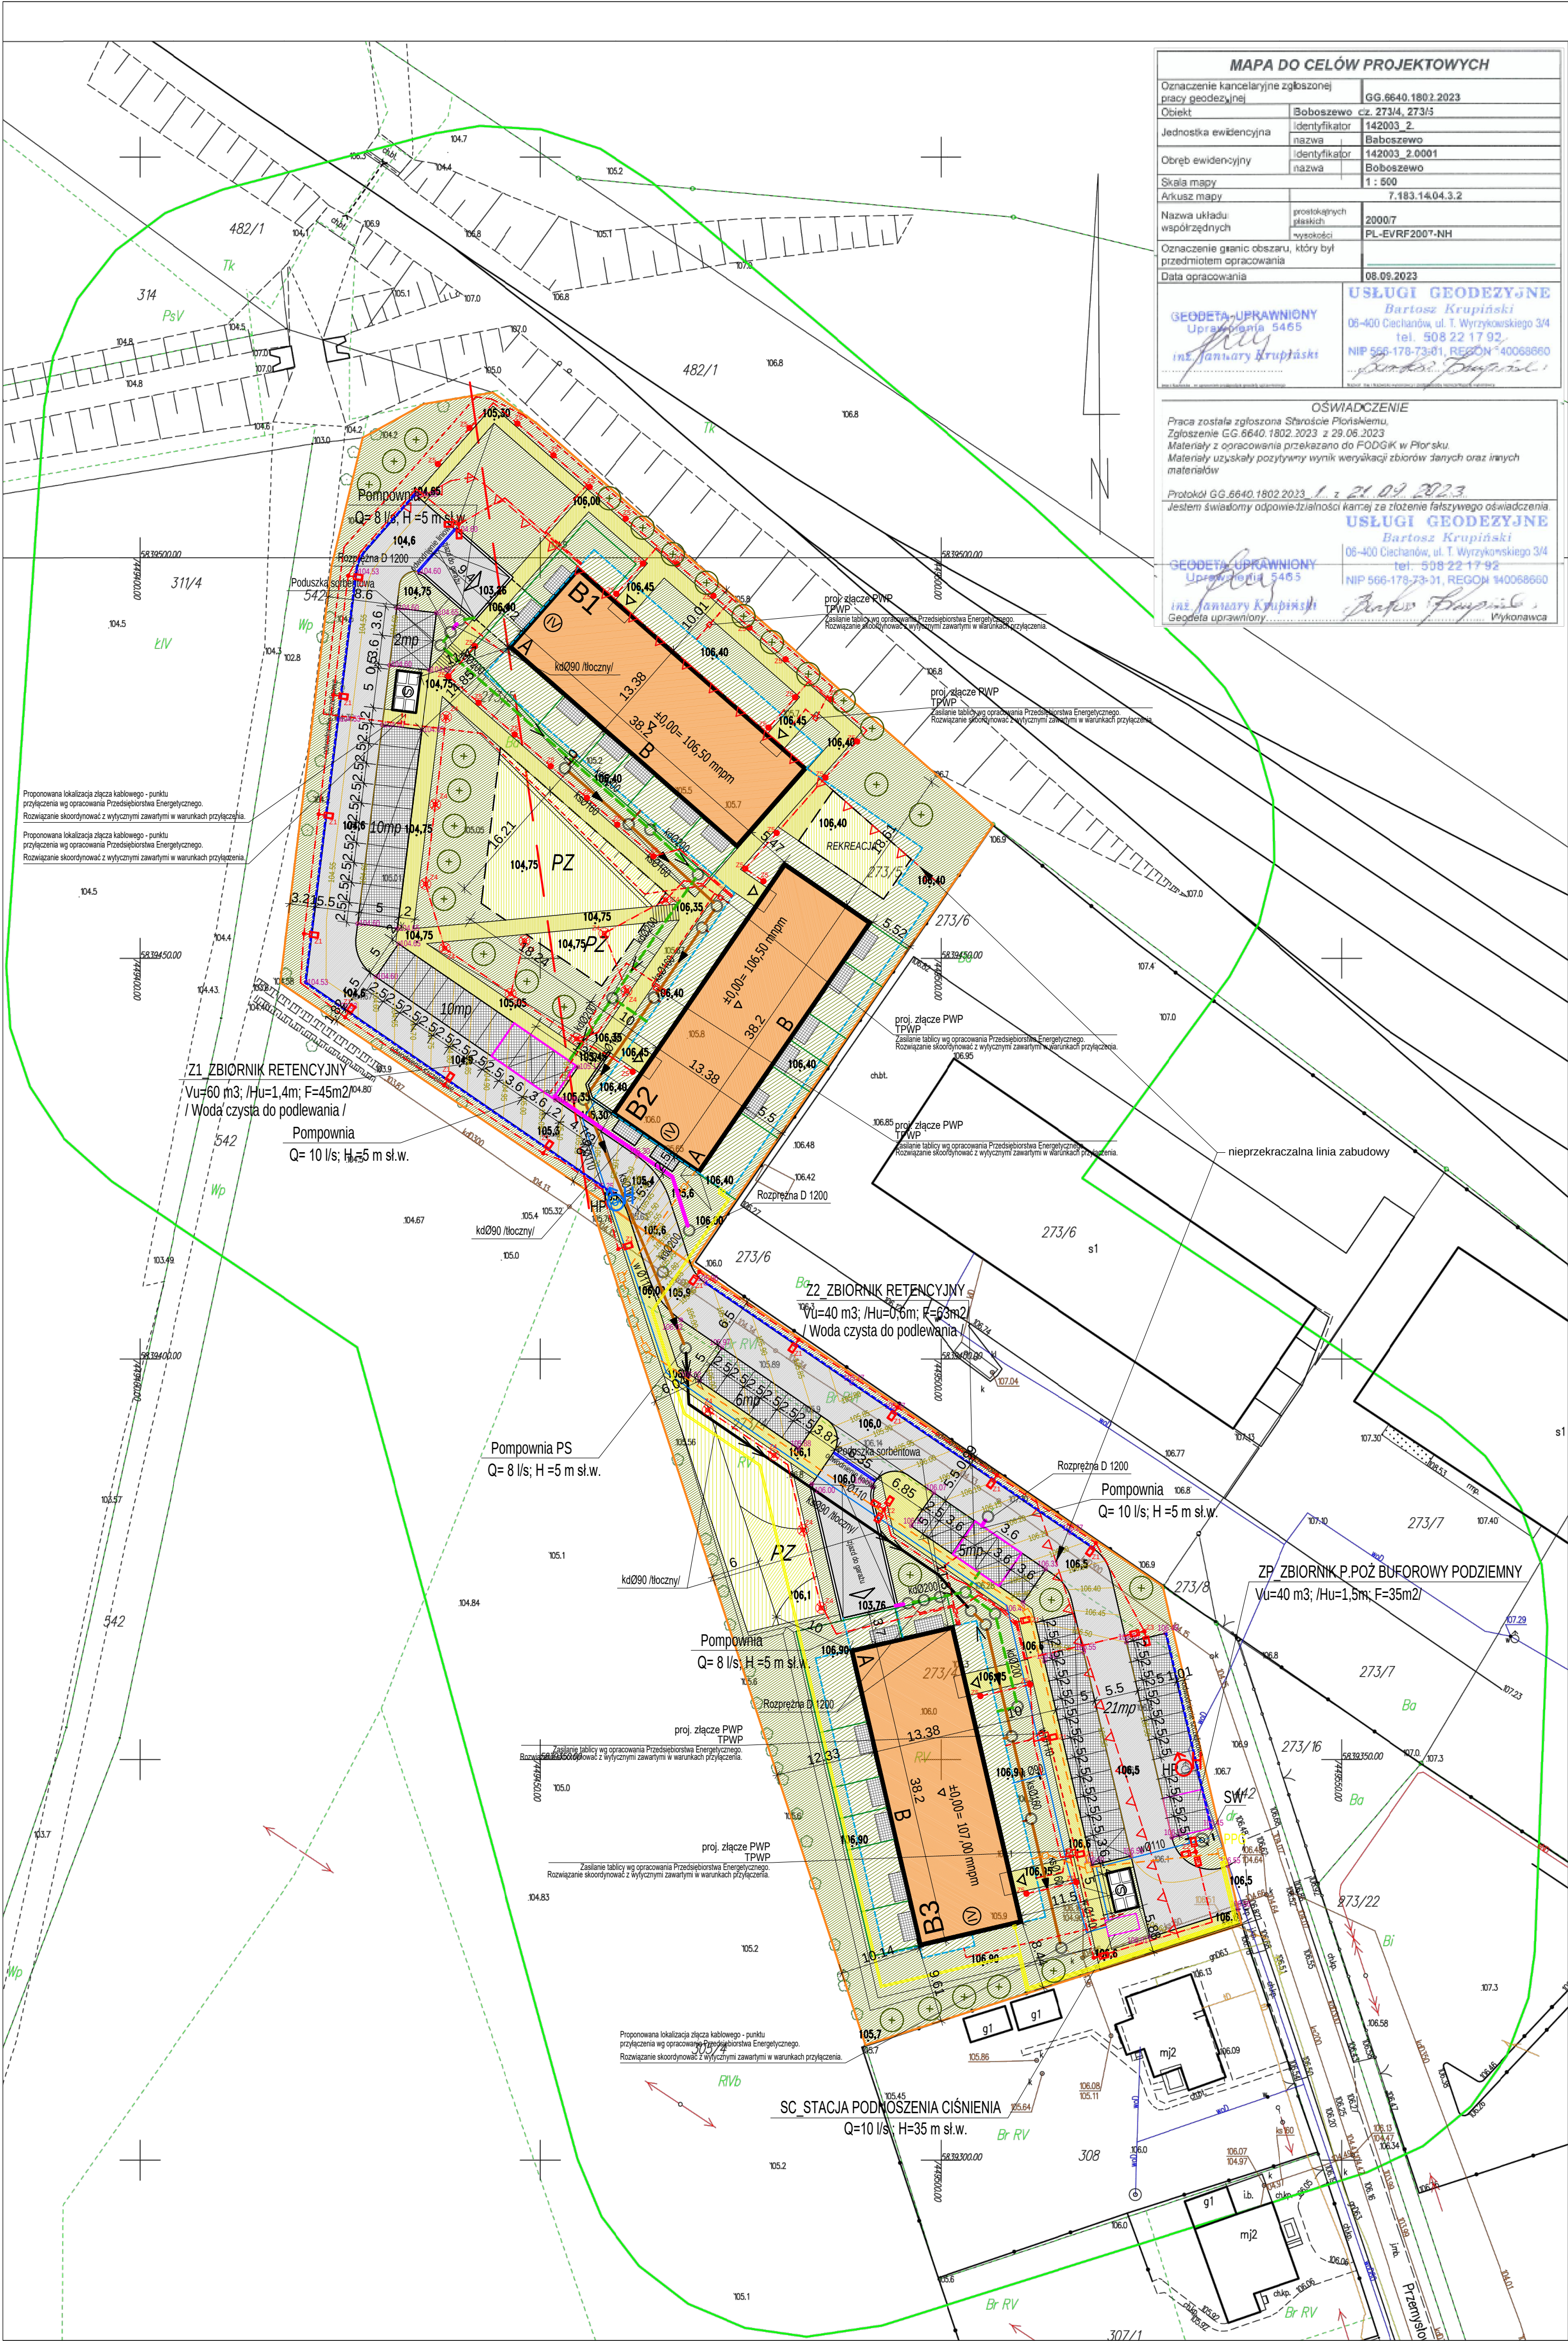

MAPA DO CELÓW PROJEKTOWYCH

Oznaczenie kancelaryjne zgłoszonej pracy geodezyjnejGG.6640.1802.2023

ObiektBaboszewo cz. 273/4, 273/5

Jednostka ewidencyjna142003_2

Obręb ewidencyjnyBaboszewo

Skala mapy1:500

Arkusz mapy7.183.14.04.3.2

Nazwa układu współrzędnychprostopadłych

Oznaczenie granic obszaru, który był przedmiotem opracowaniaPL-EVRF2007-NH

Data opracowania08.09.2023

USŁUGI GEODEZYJNE

Bartosz Krupański

06-400 Ciechanów, ul. T. Wyrzykowskiego 3/4

tel. 508 22 17 92

NIP 566-178-73-01, REGON 140068660

Prace zostały zgłoszone Słusznocie Płotomiu.

Zgłoszenie GG.6640.1802.2023 z 29.06.2023

Materiały z opracowania przekazano do FODGK w Płotsku.

Materiały uzyskały pozytywny wynik weryfikacji zbiorów danych oraz innych materiałów

Protokół GG.6640.1802.2023 z 21.09.2023

Jestem świadomy odpowiedzialności kanonicznej za złożenie fałszywego oświadczenia

USŁUGI GEODEZYJNE

Bartosz Krupański

06-400 Ciechanów, ul. T. Wyrzykowskiego 3/4

tel. 508 22 17 92

NIP 566-178-73-01, REGON 140068660

inż. Bartosz Krupański

Geodeta uprawniony

Geodeta uprawniony

Wykonawca

	projektowana kanalizacja techniczna: projektowana studnia kablowa SKR-2
	projektowana kanalizacja techniczna: projektowana studnia kablowa SK-1
	projektowana kanalizacja techniczna 2-otworowa (2x PCV Ø 110)
	proj. wewnętrzne linie zasilające nN-0,4kV
	proj. sieć oświetleniowa
	proj. uzziemienie słupa, zastosować pręty GALMAR 3/4" di 1,5 m
	proj. oprawa oświetlenia zewnętrznego LED do 150W montowana na słupie oświetleniowym wysokości 8m osadzonym na prefabrykowanym fundamencie
	2x proj. oprawa oświetlenia zewnętrznego LED do 150W montowana na słupie oświetleniowym wysokości 8m osadzonym na prefabrykowanym fundamencie
	2x proj. oprawa oświetlenia zewnętrznego LED do 100W montowana na słupie oświetleniowym wysokości 8m osadzonym na prefabrykowanym fundamencie
	proj. oprawa oświetlenia zewnętrznego LED do 30W montowana na słupie oświetleniowym wysokości 1m osadzonym na prefabrykowanym fundamencie

UWAGI OGÓLNE:

- Wykonawca przed przystąpieniem do robót zobowiązany jest do zapoznania się ze wszystkimi dokumentacjami branżowymi i budowlanymi.
- Można brać żadnego wymiaru mierząc bezpośrednio z rysunku. Obowiązkiem wykonawcy jest sprawdzenie wymiaru w naturze. W wypadku jakiegokolwiek zmiany lub różnicy zauważonej między projektem a stanem faktycznym wykonawca zobowiązany jest przekazać tę informację do biura projektowego.
- Roboty budowlano-instalacyjne muszą być prowadzone z równoległą bieżącą koordynacją międzybranżową.
- W sprawach nie określonych dokumentacją obowiązują:
 - Prawo budowlane
 - warunki techniczne, jakim powinny odpowiadać budynki ich usytuowanie
 - warunki techniczne wykonania i odbioru robót budowlano-montażowych (wg Ministerstwa Budownictwa i Instytutu Techniki Budowlanej),
 - normy Polskiego Komitetu Normalizacyjnego (P.K.N.),
 - instrukcje, wytyczne, świadectwa dopuszczenia, atesty Instytutu Techniki Budowlanej,
 - instrukcje, wytyczne i warunki techniczne producentów i dostawców materiałów budowlano-instalacyjnych,
 - przepisy techniczne instytucji kontrolujących jakoś materiałów i wykonywanych robót.
- Projekt chroniony prawem autorskim.
- Uzbrojenie terenu jest naniesione na planie sytuacyjno-wysokościowym w skali 1:500 do celów projektowych. Stwierdza się, że poza uzbrojeniem podziemnym wyszczególnionym na planszach sytuacyjnych może występować uzbrojenie nie zidentyfikowane. Przy wykonywaniu robót napotkane urządzenia podziemne należy traktować jako czynne i zachować warunki niezbędnego bezpieczeństwa. Napotkane kolizje zgłaszać inspektorowi nadzoru i służbom Inwestora zajmującą się eksploatacją poszczególnych sieci.
- Kable prowadzić na całej długości w rurze osłonowej HDPE.
- Skrzyżowania i zbliżenia kabla z uzbrojeniem podziemnym bądź drogami wykonać w osłonie rur typu DVK lub SRS zgodnie z zapisami normy N-SEP. Na początkach i na końcach linii kablowych, na założach oraz na całej co 10m należy założyć opaski kablowe z podaniem właściciela, przekroju kabla, napięcia oraz roku budowy.

	WODOCIĄG
	KANALIZACJA SANITARNA
	KANALIZACJA DESZCZOWA
	KAN. DESZCZOWA TŁOCZNA
	K.D. TŁOCZNA PODLEWANIE ZIELENI
	WPUST KAN. DESZCZOWEJ
	WPUST KAN. DESZCZOWEJ LINIOWY - retencyjny
	INST. GAZOWA

	PRZYLĄCZE wodociągowe wg. odrębnego opracowania
	PRZYLĄCZE KS wg. odrębnego opracowania
	PRZYLĄCZE KD wg. odrębnego opracowania

LEGENDA:	
	Granice działek
	Projektowane budynki
	Obrys kond. podziemnej
	Nieprzekraczalna linia zabudowy
	Ilość kondygnacji nadziemnych
	Projektowane śmietniki
	Projektowane wejścia do klatek
	Wjazd do garażu
	Projektowane place zabaw/rekreacja
	Zieleń projektowana
	Projektowane nasadzenia wysokie
	Projektowane chodniki
	Projektowane drogi
	Projektowane miejsca postojowe
	Projektowane miejsca postojowe dla os. niepełnosprawnych
	Rzędne - projektowane
	Projektowane wydzielienia ogródków
	Projektowane tarasy
	Schemat zew. układu drogowego - objęty odrębnym opracowaniem
	Istniejące/projektowane hydranty

PROJEKT CHRONIONY PRAWEM AUTORSKIM
ZABRONIONE KOPIOWANIE I POWIELANIE PROJEKTU
Dz.US.mr24.Poz.B3 z dn.4.02.1994

GEAŃSK UL. TURZYŃSKA 437
tel. 583053043, tel. kom. 695307274; 504371040
e-mail: anna@nowackisalasinska.pl

INWESTOR: Spółeczna Inicjatywa Mieszkaniowa Północna Mazowsze Sp. z o.o.
ul. Warszawska 10A, 06-400 Ciechanów

TEMAT: Budowa budynków mieszkalnych wielorodzinnych w systemie prefabrykowanym wraz z zagospodarowaniem terenu i infrastrukturą towarzyszącą
Baboszewo, rejon ul. Przemysłowej;
obręb 01; dz. nr 273/4; 273/5

ADRES: obręb 01; dz. nr 273/4; 273/5

RYSUNEK: PROJEKT ZAGOSPODAROWANIA TERENU

IMI I NAZWO PROJEKTANTA (PROJEKTANTA) SPECJALNOŚĆ I NUMER UPRAWNIENI BUDOWLANYCH	
PROJEKTOWAŁ MGR INŻ. ARCH. WOJCIECH NOWACKI NR UPR.: 5882/GD/94	projekt
projektant: architektura do projektowania bez ograniczeń	
PROJEKTOWAŁ MGR INŻ. ARCH. ANNA SALASINSKA NR UPR.: 5844/POOK/2013	projekt
projektant: architektura do projektowania bez ograniczeń	
PROJEKTOWAŁ mgr inż. BOGDAN MAJEWSKI	projekt
projektant: architektura do projektowania bez ograniczeń	
PROJEKTOWAŁ MGR INŻ. LUKASZ RUSKAN NR UPR.: POM/02/GPOD/10	projekt
projektant: arch. architektura i systemy inżynierskie do projektowania bez ograniczeń	
PROJEKTOWAŁ MGR INŻ. RAFAŁ ROSENIGART NR UPR.: POM/008/POOD/11	projekt
projektant: architektura do projektowania bez ograniczeń	

SPRAWDZIŁ mgr inż. arch. DANIELA MILAN KONOPKA upr. nr 4997/GD/91 projekt || projektant: architektura do projektowania bez ograniczeń | |
SPRAWDZIŁ mgr inż. KRZYSZTOF DUDKA	projekt
projektant: architektura do projektowania bez ograniczeń	
SPRAWDZIŁ MGR INŻ. KRZYSZTOF CZAPLIŃSKI NR UPR.: MAZ/0313/PD/012	projekt
projektant: arch. architektura i systemy inżynierskie do projektowania bez ograniczeń	
SPRAWDZIŁ MGR INŻ. TOMASZ WIESE NR UPR.: KU/01040/PD/010	projekt
projektant: architektura do projektowania bez ograniczeń	

WZIESSEN 2023

PROJEKT BUDOWLANY

SKALA: 1:500

NR RYS.: PZT1